


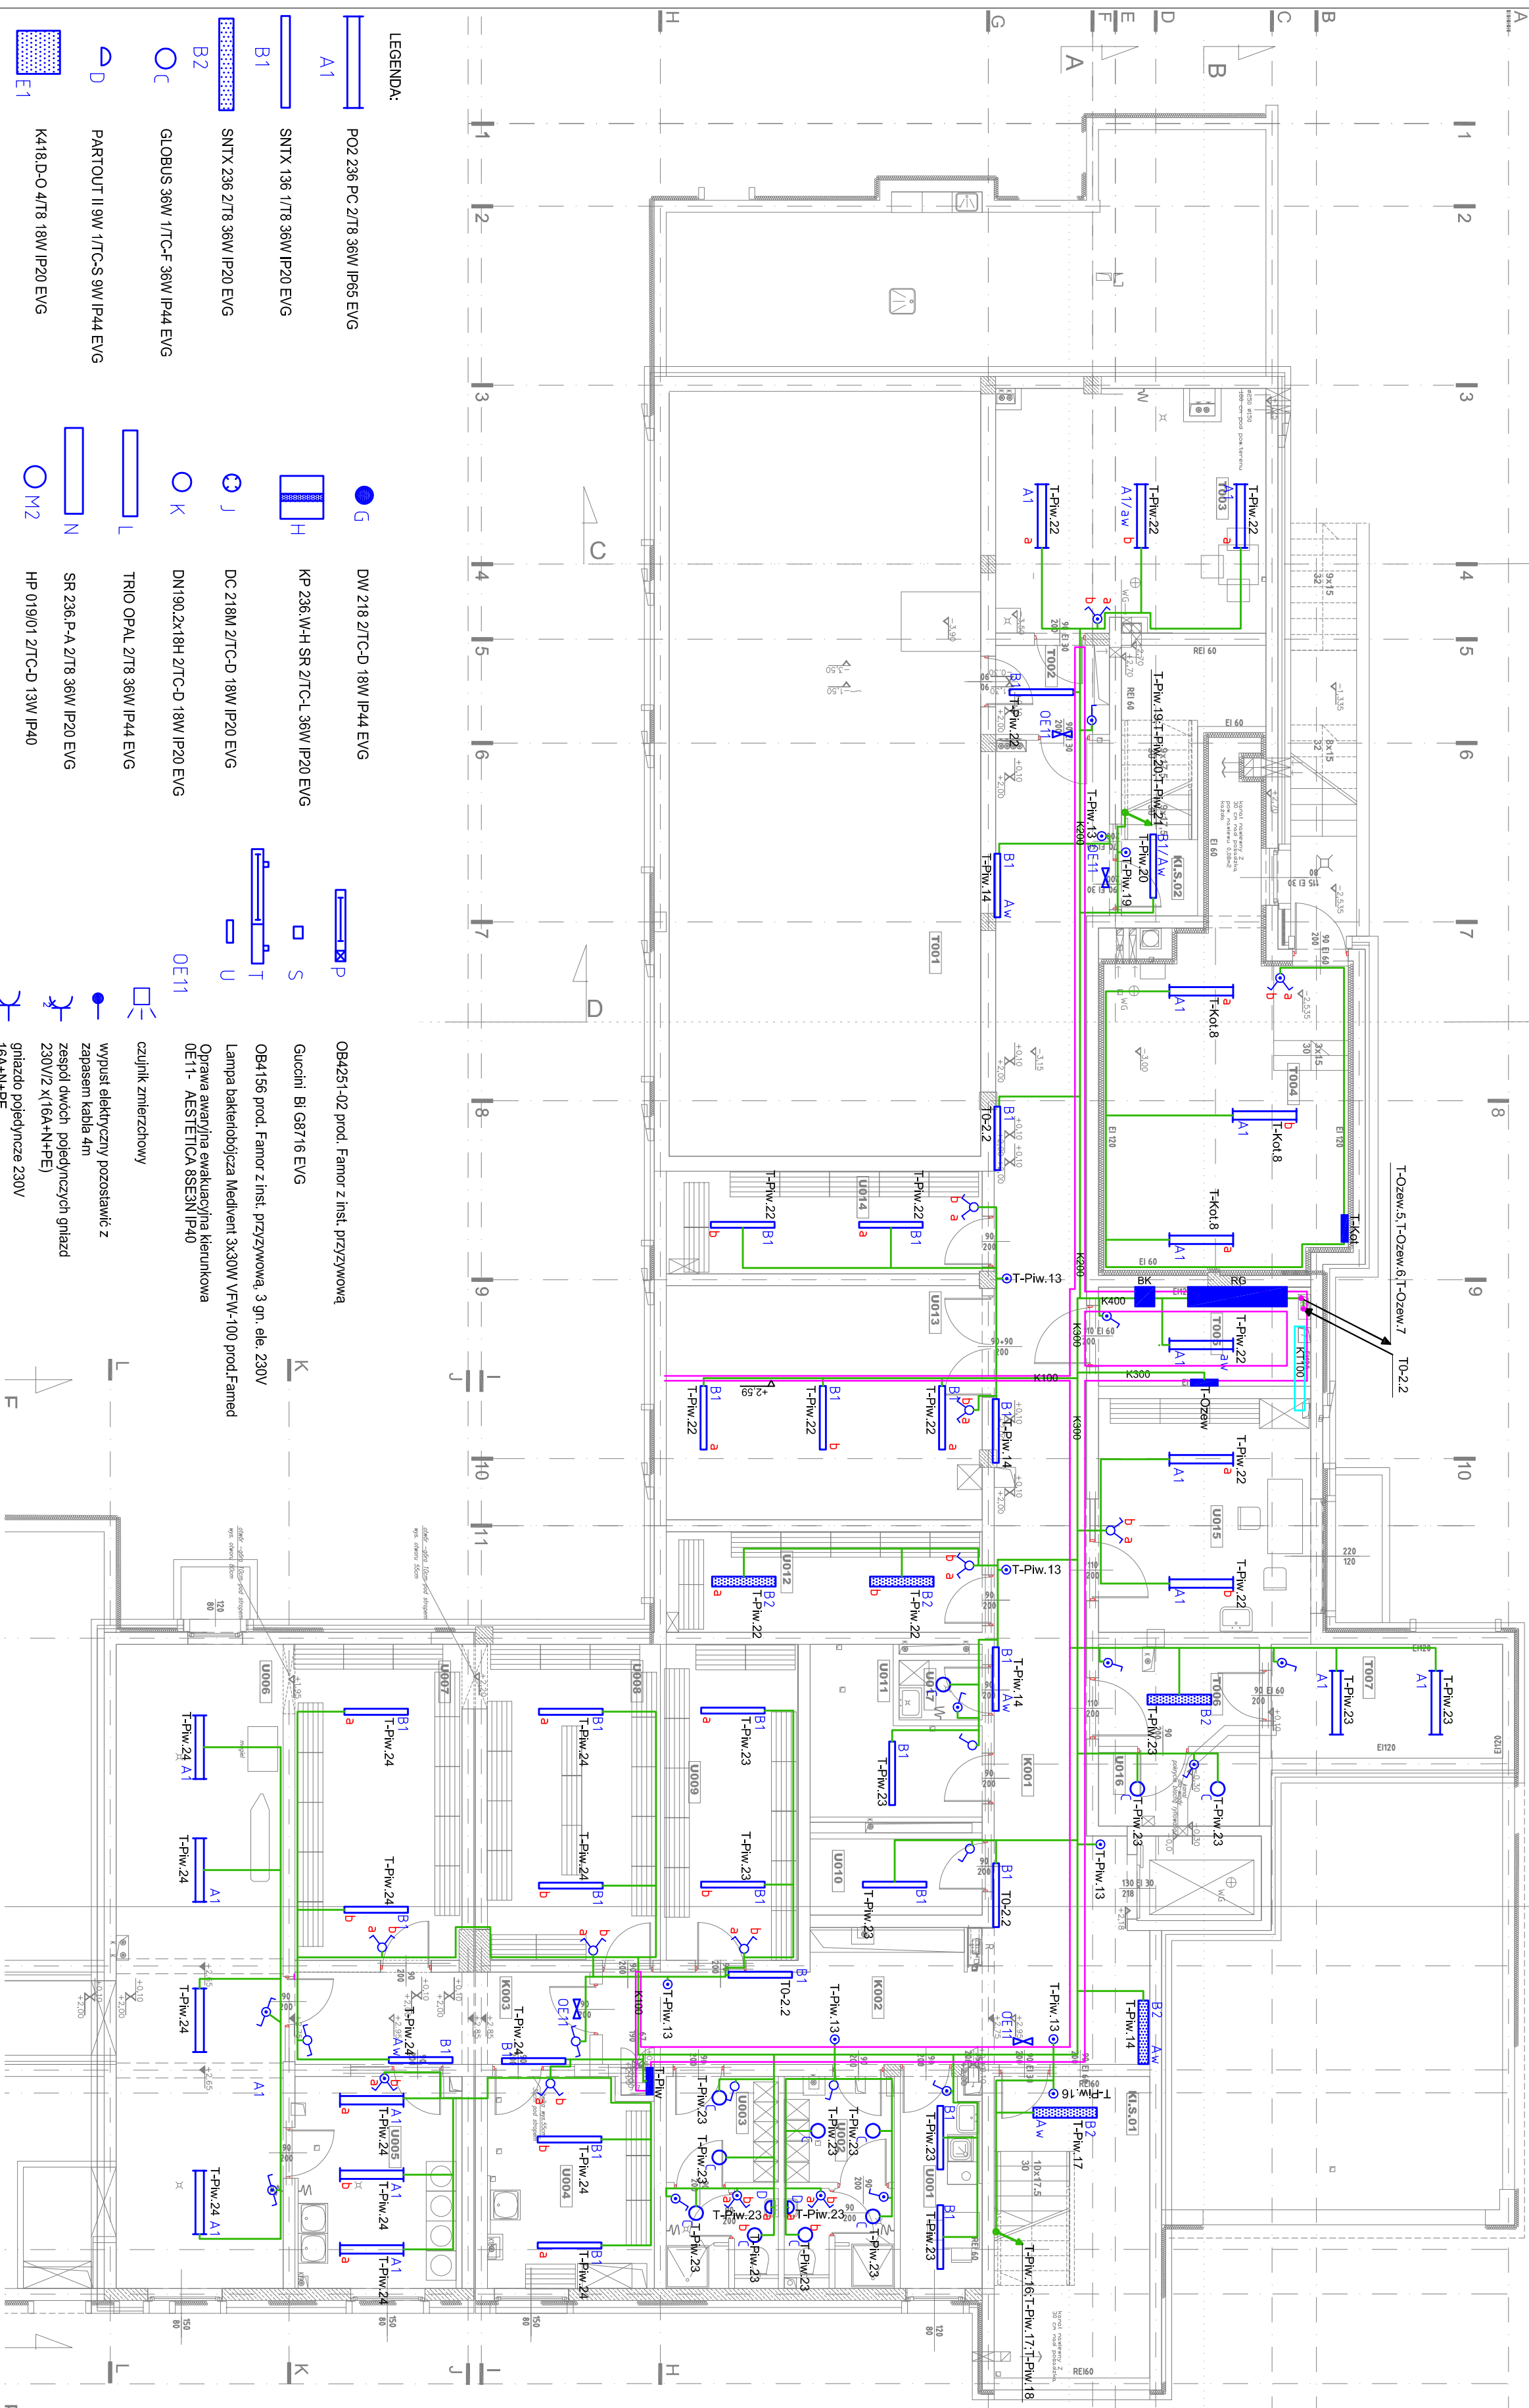

Symbol	Nazwa pomieszczenia
pomieszczenia	
	KOMUNIKACJA
KI.S.01	Klatka schodowa
KI.S.02	Klatka schodowa
K001	Korytarz
K002	Korytarz
K003	Korytarz
	DZIAŁ USŁUGOWY
U001	Zaplecze sogalne nr.1
U002	Sztablia z zapleczem sanitarnym nr.1
U003	Sztablia z zapleczem sanitarnym nr.2
U004	Mag. bielizny brudnej
U005	Pom.przepierek
U006	Suszarnia
U007	Mag. bielizny czystej
U008	Magazyn nr.1
U009	Magazyn nr.2
U010	Magazyn nr.3
U011	Magazyn nr.4
U012	Archiwum
U013	Magazyn sprzetu i mebli
U014	Magazyn nr.5
U015	Warsztat konserwatora
U016	Magazyn środków czystości
U017	Pomieszczenie porządkowe
	DZIAŁ TECHNICZNY
T001	zbiornik p.poż
T002	Przedstonek pom.pompowni p.poż.
T003	Pom.pompowni p.poż.
T004	Kołownia
T005	Pom.rozdzielnia elektrycznej
T006	Przedstonek
T007	Maszynownia dźwigu
	RAZEM PIWNICA



<p>Dokumentacja techniczna DOPIKI POMOCY SPOŁECZNEJ przy ulicy Prawdy w Gdyni</p>			
<p>Nr zezwytu ZEZYT 1</p>	<p>Nr części CZĘŚĆ III</p>	<p>Nr tomu TOM IV</p>	
<p>ETAP PROJEKTOWANIA:</p>			
<p>PROJEKT WYKONAWCZY Instalacja elektryczna wewnętrzna</p>			
<p>INWESTOR:</p>			
<p>URZĄD MIASTA GDYNI AL. MARSHALLA PIŁSUDSKIEGO 52/54 81-392 GDYŃKA</p>			
<p>JEDNOSTKA PROJEKTOWA:</p>			
<p>  </p>			
<p> AUTORSKA PRACOWNIA ARCHYTEKTURY CAD Sp. z o.o. UL. 183 WYRSZAWA, UL. Żelazna 64 84-20 81-392 GDYŃKA e-mail: spolec@pro.onet.pl www.atroska.pl </p>			
<p>PROJEKT:</p>	<p>IMIĘ NAZWISKO:</p>	<p>NR UPRAWNIENIA:</p>	<p>PODPIS:</p>
<p>mgr inż. Sławek Włodarczyk</p>	<p>mgr inż. Sławek Włodarczyk</p>	<p>Mo-23/00</p>	
<p>OPRACOWANIE:</p>	<p>mgr inż. Michał Włodarczyk</p>		
	<p>mgr inż. Robert Biedrzycki</p>		
<p>Tytuł rysunku:</p>			
<p>Rzut piwnicy - inst. oświetleniowa oraz trasy koryt</p>		<p>Skala: 1:100</p>	
<p>Numer rysunku E-18</p>		<p>Data wydania Ubiec 2005</p>	