


Symbol pomieszczenia	Nazwa pomieszczenia	Powierzchnia	Oznaczenie posadzi
DZIAŁ ADMIN. - KSIĘGOWY			
A101	Sekretariat	19.8	P14
A102	Pok.głównego księgowego	13.8	P14
A103	Pok.księgowości i administracji	13.8	P14
A104	Gabinet dyrektora	17.9	P14
A105	Pok.socjalny administracji	11.9	P14
A106	Toaleta	5.1	P15
A107	Pok.rady prawnego i admin.	9.2	P14
KOMUNIKACJA			
K101	Korytarz	19.5	P14
K102	Korytarz	87.7	P14
K103	68.8	70.1	P14
KL.S.01	Klatka schodowa	20.5	P20
KL.S.02	Klatka schodowa	16.3	P20
KL.S.03	Klatka schodowa	16.3	P20
DZIAŁ MEDYCZNO - OPIEKUNCZY			
M120	Pok.socjalny pielęgnarek	9.0	P14
M121	Szatnia z zespołem sanitarnym nr.5	10.4	P13
M122	Pokój pielęgnarek	9.3	P14
DZIAŁ TECHNICZNY			
T108	Pok.kier.działu techn.	14.3	P14
T109	Pok.magazyniera i kier.zyw.	13.5	P14
T110	Schówek porządkowy	1.4	P15
DZIAŁ USŁUGOWY			
U111	Pokój dzelny	39.7	P14
U112	Kuchnia oddziałowa	16.2	P13
U113	Pok.gościny	18.3	P14
U113a	Łazienka	3.3	P15
U114	Pok.gościny	16.9	P14
U114a	Łazienka	3.4	P15
U115	Toaleta	4.5	P15
U116	Toaleta	3.2	P15
U117	Toaleta	6.2	P15
U118	Kuchn.oddziałowa	11.9	P13
DZIAŁ MIESZKALNY			
P06	Pokój Zos.	13.2	P14
P06a	Łazienka	3.5	P15
P06b	Przedpokój	2.7	P14
P07	Pokój Zos.	12.3	P14
P07a	Łazienka	3.8	P15
P07b	Przedpokój	4.7	P14
P08	Pokój Zos.	12.4	P14
P08a	Łazienka	3.7	P15
P08b	Przedpokój	4.0	P14
P09	Pokój Zos.	12.3	P14
P09a	Łazienka	3.8	P15
P09b	Przedpokój	4.0	P14
P10	Pokój Zos.	12.3	P14
P10a	Łazienka	3.8	P15
P10b	Przedpokój	4.0	P14
P11	Pokój Zos.	12.4	P14
P11a	Łazienka	3.9	P15
P11b	Przedpokój	4.0	P14
P12	Pokój Zos.	12.5	P14
P12a	Łazienka	3.9	P15
P12b	Przedpokój	4.0	P14
P13	Pokój Zos.	12.4	P14
P13a	Łazienka	3.8	P15
P13b	Przedpokój	4.0	P14
P14	Pokój Zos.	12.4	P14
P14a	Łazienka	3.9	P15
P14b	Przedpokój	3.8	P14
P15	Pokój Zos.	12.3	P14
P15a	Łazienka	3.6	P15
P15b	Przedpokój	4.0	P14
P16	Pokój Zos.	12.3	P14
P16a	Łazienka	3.6	P15
P16b	Przedpokój	3.8	P14
P17	Pokój Zos.	12.3	P14
P17a	Łazienka	3.6	P15
P17b	Przedpokój	3.9	P14
P18	Pokój Zos.	12.3	P14
P18a	Łazienka	3.6	P15
P18b	Przedpokój	3.8	P14
P19	Pokój Zos.	12.3	P14
P19a	Łazienka	3.7	P15
P19b	Przedpokój	3.9	P14
P20	Pokój Zos.	12.3	P14
P20a	Łazienka	3.8	P15
P20b	Przedpokój	3.8	P14
P21	Pokój Zos.	12.3	P14
P21a	Łazienka	3.8	P15
P21b	Przedpokój	3.9	P14
P22	Pokój Zos.	12.3	P14
P22a	Łazienka	3.7	P15
P22b	Przedpokój	4.0	P14
P23	Pokój Zos.	12.3	P14
P23a	Łazienka	3.9	P15
P23b	Przedpokój	4.5	P14
P24	Pokój Zos.	14.7	P14
P24a	Łazienka	3.6	P15
P24b	Przedpokój	3.0	P14
KONDYGNACJA +2 - RAZEM		885.6	

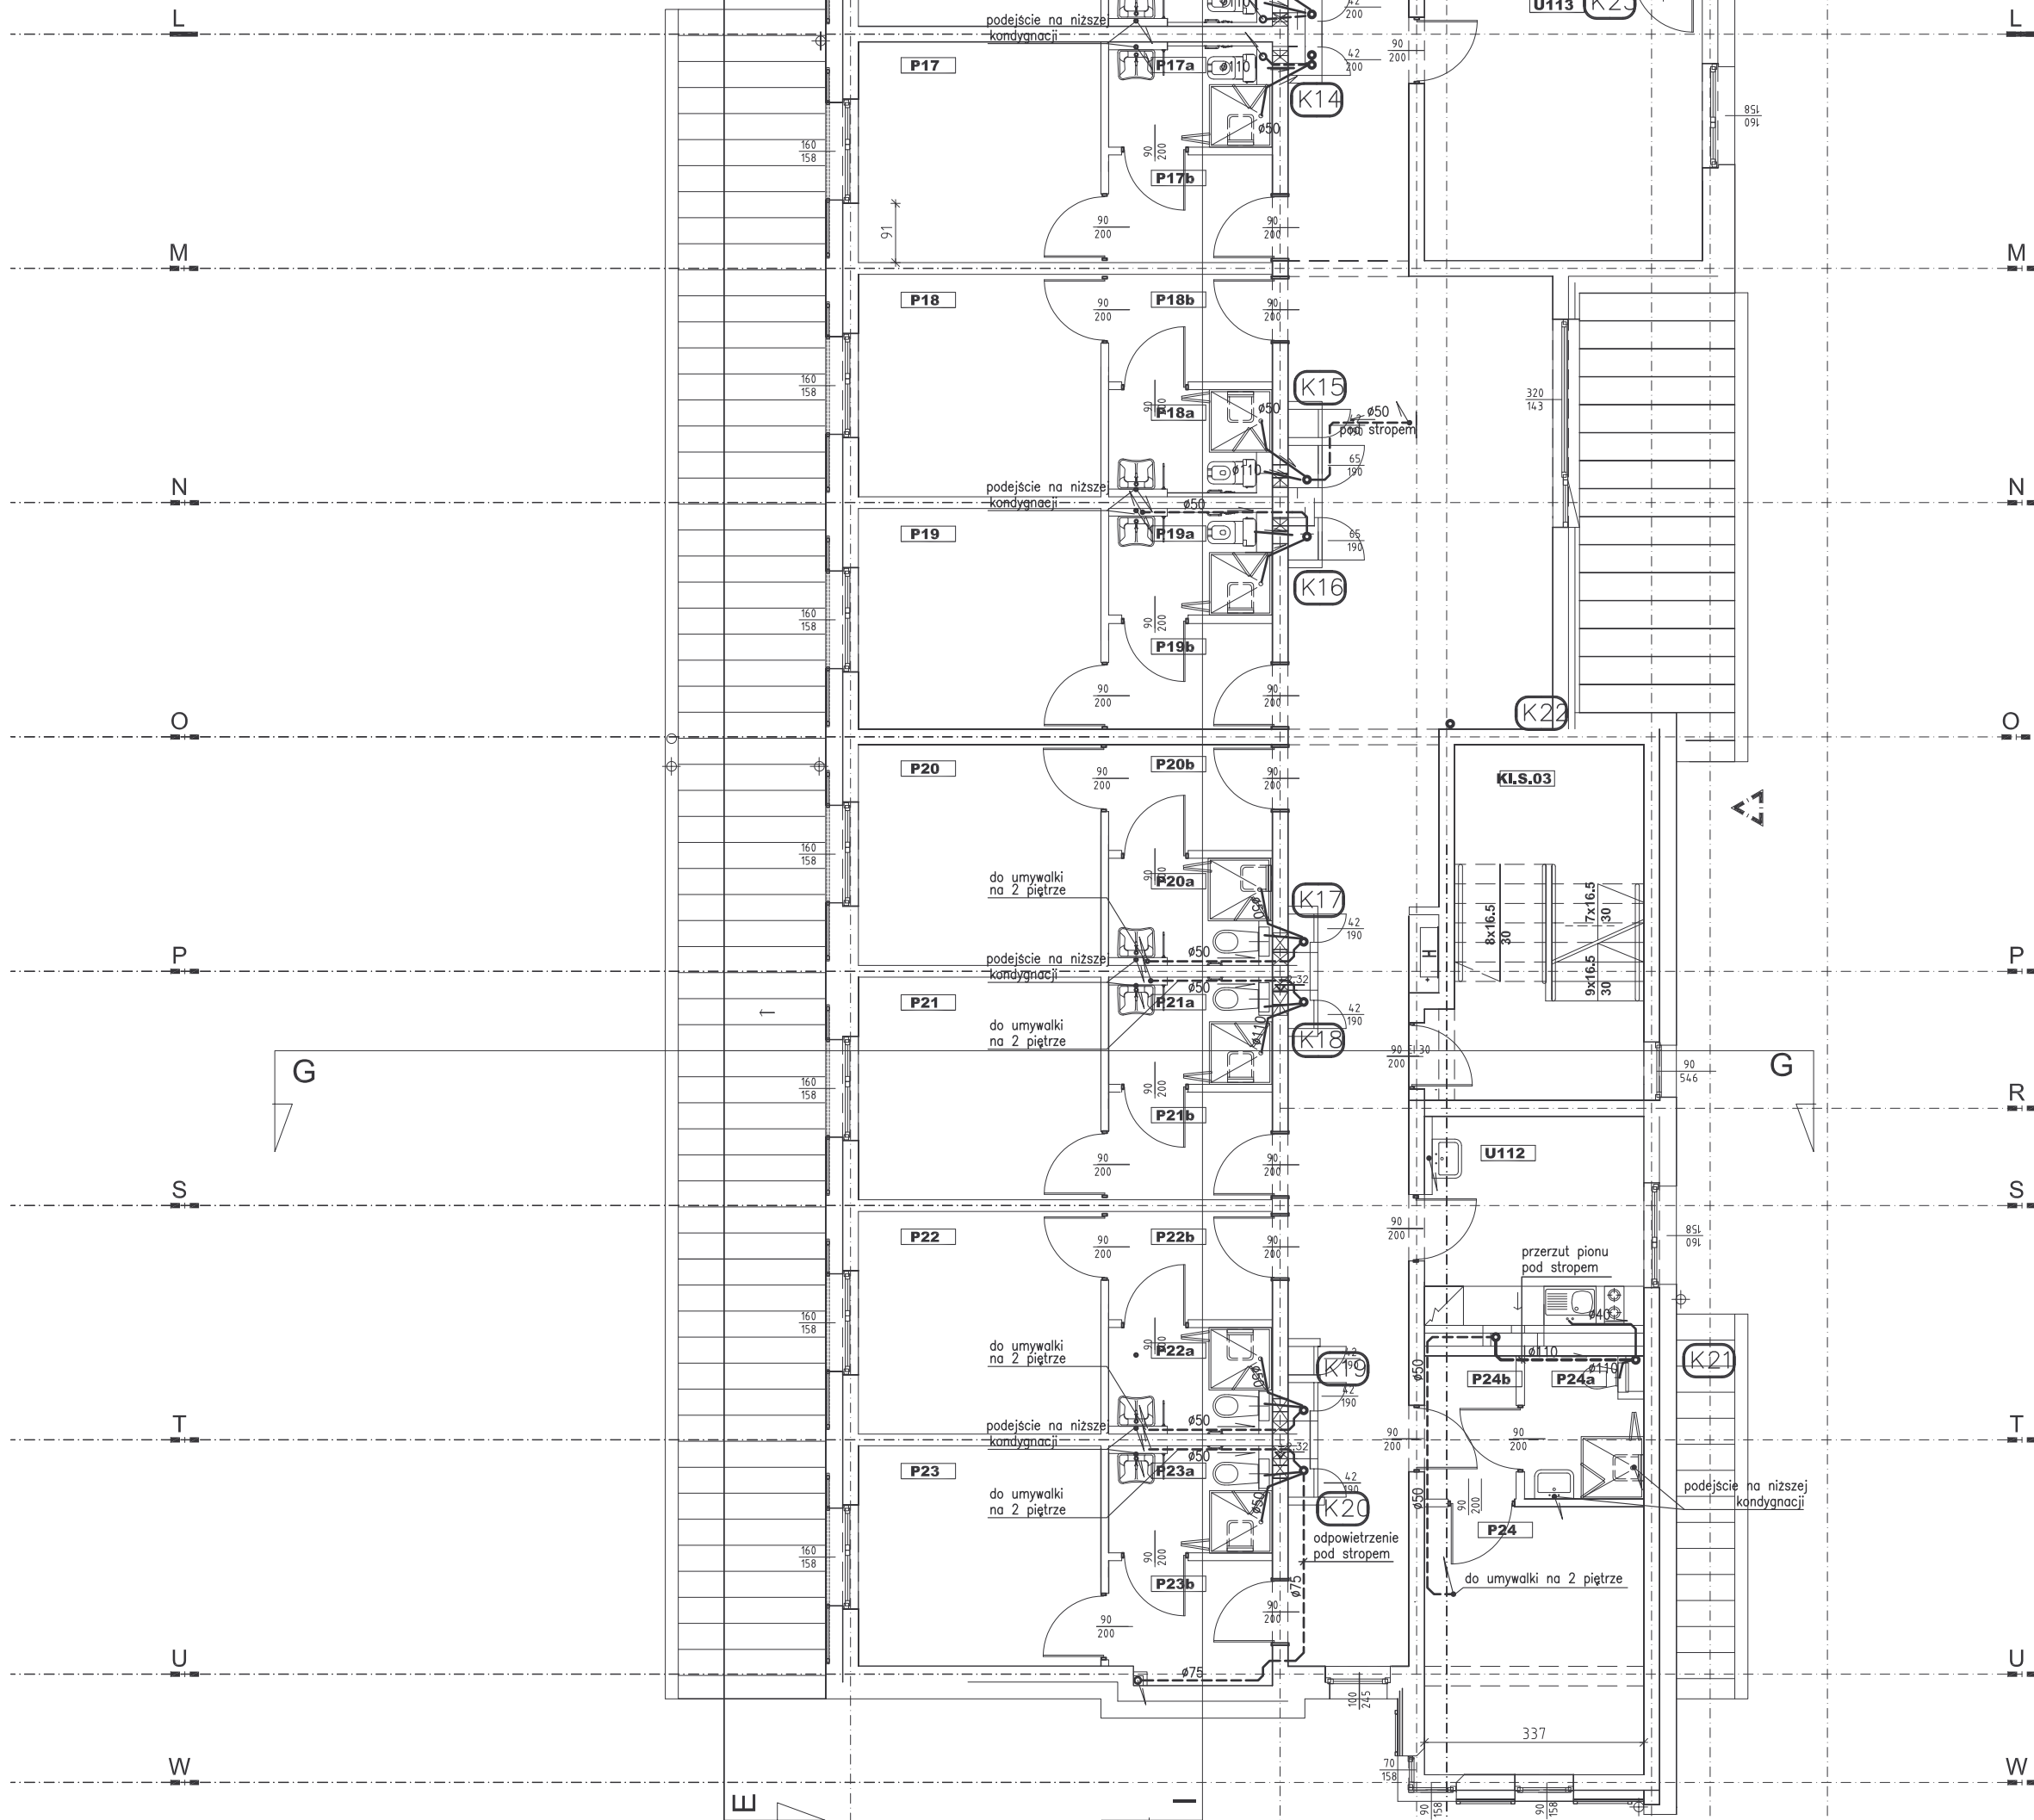

OZNACZENIA

- Ø110 - rurociągi PCV
- 0,10 - rurociągi żeliwne
- KT Ø100 - rurociągi kanalizacji techn. (stal nierdzewna)
- - rurociągi kan. pod stropem

Dokumentacja techniczna

DOMU POMOCY SPOŁECZNEJ

przy ulicy Pawłej w Gdyni

Nr części

CZĘŚĆ III

Nr tomu

TOM V

Nr zeszytu

ZESZYT 2

ETAP PROJEKTOWANIA

PROJEKT WYKONAWCZY

Instalacja wod-kan

INWESTOR

URZĄD MIASTA GDYNI
AL. MARSZAŁKA PIŁSUDSKIEGO 52/54
81-382 GDYŃA

JEDNOSTKA PROJEKTOWA:

AUTORSKA PRACOWNIA ARCHITEKTURY CAD
06-158, WARSZAWA, ul. Żmłowska 48
TEL. (022) 740 11 45, 740 11 50, fax 740 84 20
e-mail: apacad@pro.onet.pl, www.apacad.pl

IMIE NAZWISKO:

NR UPRAWNIENIA

PODPIS:

Projekt:

mgr. inż. Marek Roszkowski-263/01

Opracowanie:

Tytuł rysunku:

Instalacja KANALIZACJI
RZUT 1 PIĘTRA

Skala:

1:100

03

Data opracowania:
URP.C. 2005