

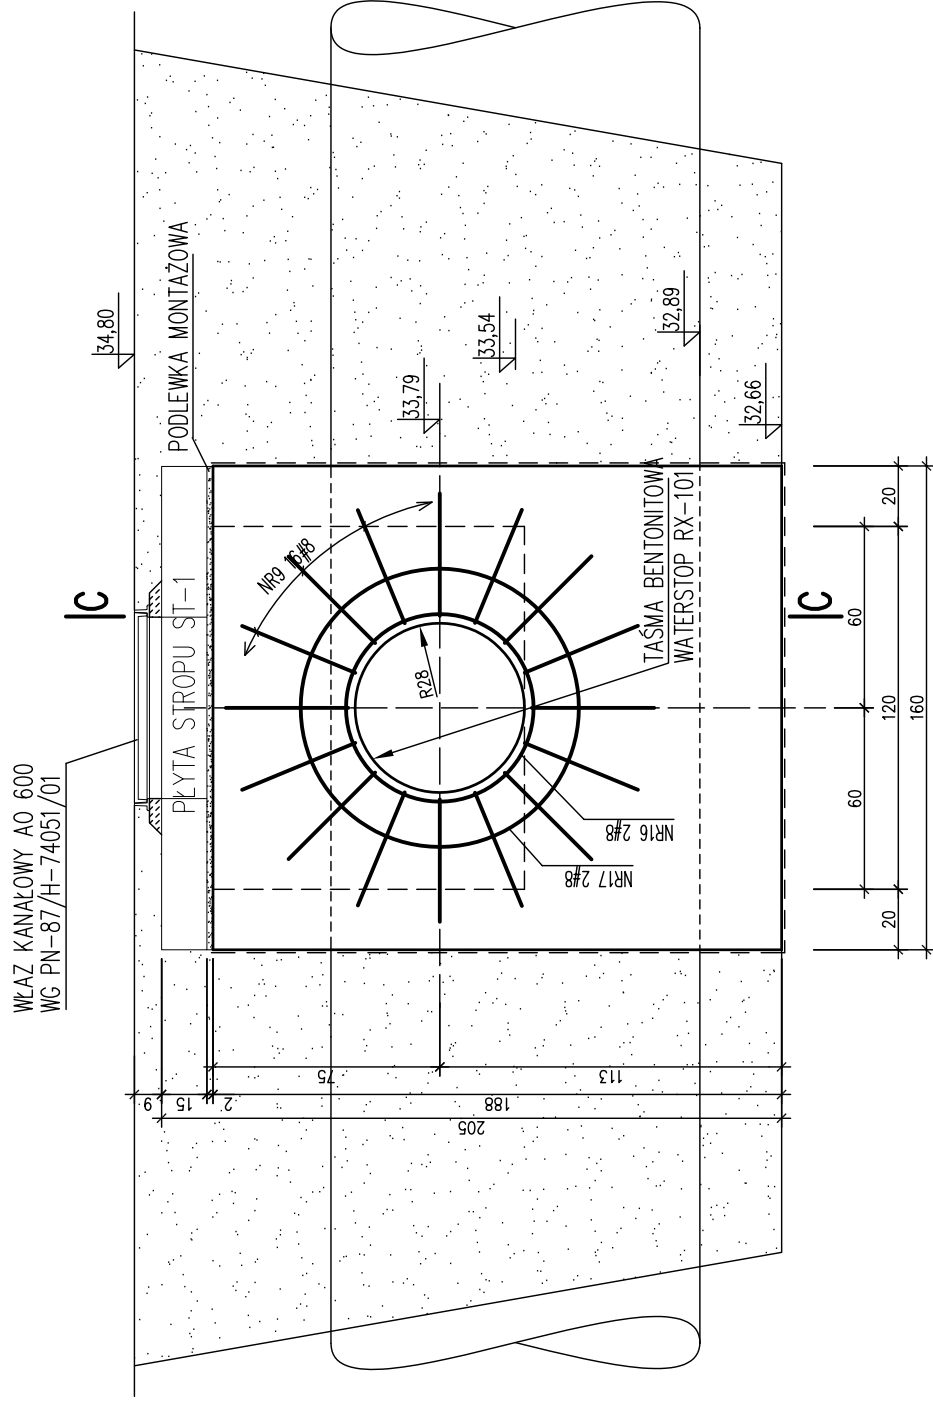



DOZBROJENIE OTWORU W ŚCIANACH SC-3,SC-4

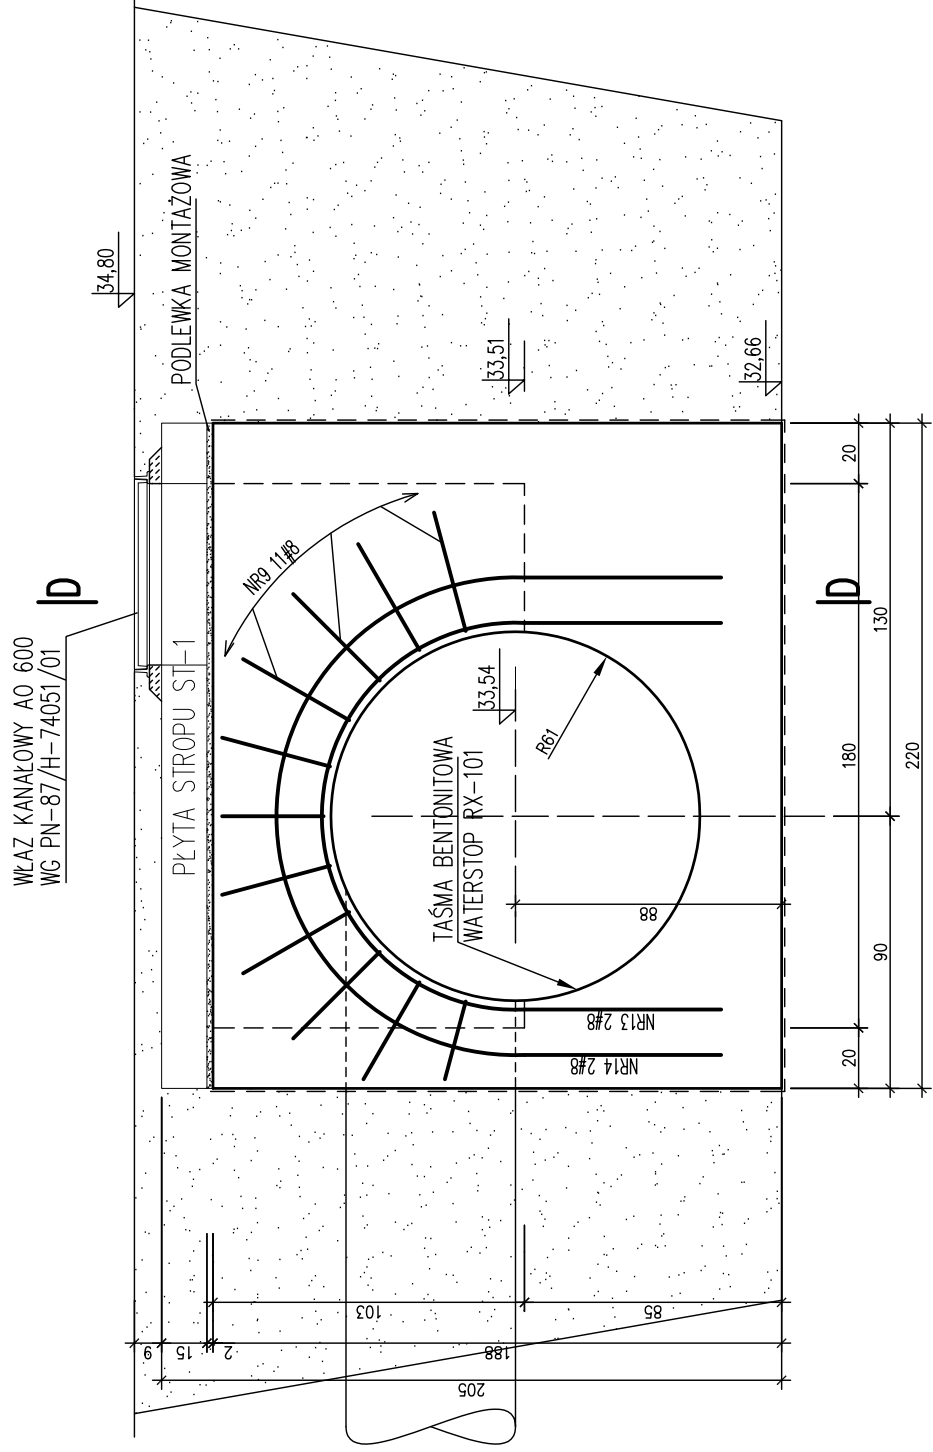


NR13 #8 A-IIIIN L=3310 SZT.2x2

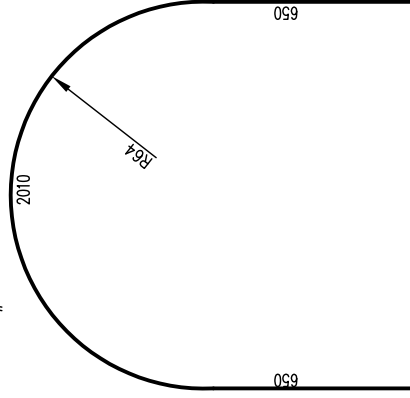


NR14 #8 A-IIN L=3780 SZT.2x2

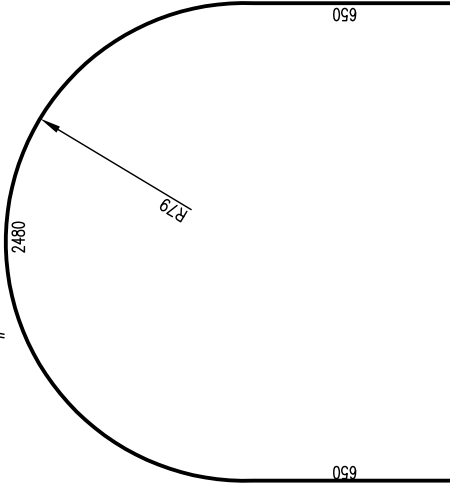


NR9 #8 L=940 A-III N SZT.38

 

NR17 #8 A-IIN L=1440+600=2040 SZT.2

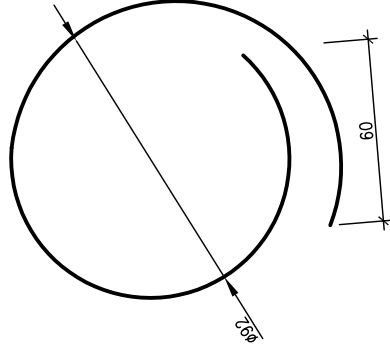

NR16 #8 A-IIN L=970+600=1570 SZT.2

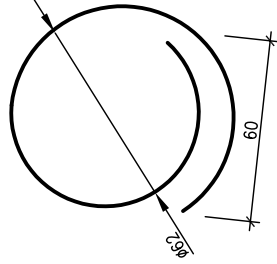

UWAGA:

1. Właz kanałowy przeznaczony do przykrywania podziemnych studzienek kontrolnych usytuowanych poza jezdniami, przewidziane do przenoszenia obciążeń do 50 kN

BETON B25 SZCZELNY
STAL AIIIIN(RB500W)




LUB, BS+500S

$$A0(\text{StOS}-b)$$
$$Al(St_3SX)-b$$

OTULINÁ, Ca=7,0cm – spód

$Cq=3.0\text{cm}$ – poststare

WYKAZ ZBROJENIA NR2

OBJEKT: DOM POMOCY SPOŁECZNEJ przy ulicy Powilaj w Górnym		STAN PROJEKTOWANIA	
		PROJEKT BUDOWLANO-WYKONAWCZY SIECI KANALIZACYJNEJ DESZCZOWEJ	
INWESTOR		INWESTOR	
 URZĄD MIASTA GDYNI AL. MARCELA PIŁSUDSKIEGO 32/34 81-384 GDYŃA		JEDNOŚĆ PROJEKTOWA	
 AUTORSKA PRACOWNIA ARCHITEKTURY C.A.D. Sp. z o.o. ul. Żurawia 48 81-400 GDYŃA TEL: (22) 743 11 43, 743 11 45, fax: 7 743 84-20 e-mail: aprac@pao.onet.pl www.aprac.pl		JEDNOŚĆ PROJEKTOWA	
CZĘŚĆ II	Nazwa	Numer	Numer
IMIĘ NAZWISKO:		PŁOCH:	
Projekt: inż. Marek Rozgowski		WA-253/01	
Projekt: mgr inż. Zenon Leonowski		135/S/90	
Opracował: mgr inż. Jacek Derawko			
Typul rysunku:		Skala: 1:25	
KOMORA REWIZYJNA		Numer rysunku 2/KW	
NA KANALE DESZCZOWYM:		Data opracowania: MAJ 2006	
Dobrojenie otworów			
- konstrukcja			