


1. KONDYGNACJA PIWNY (PP-1)

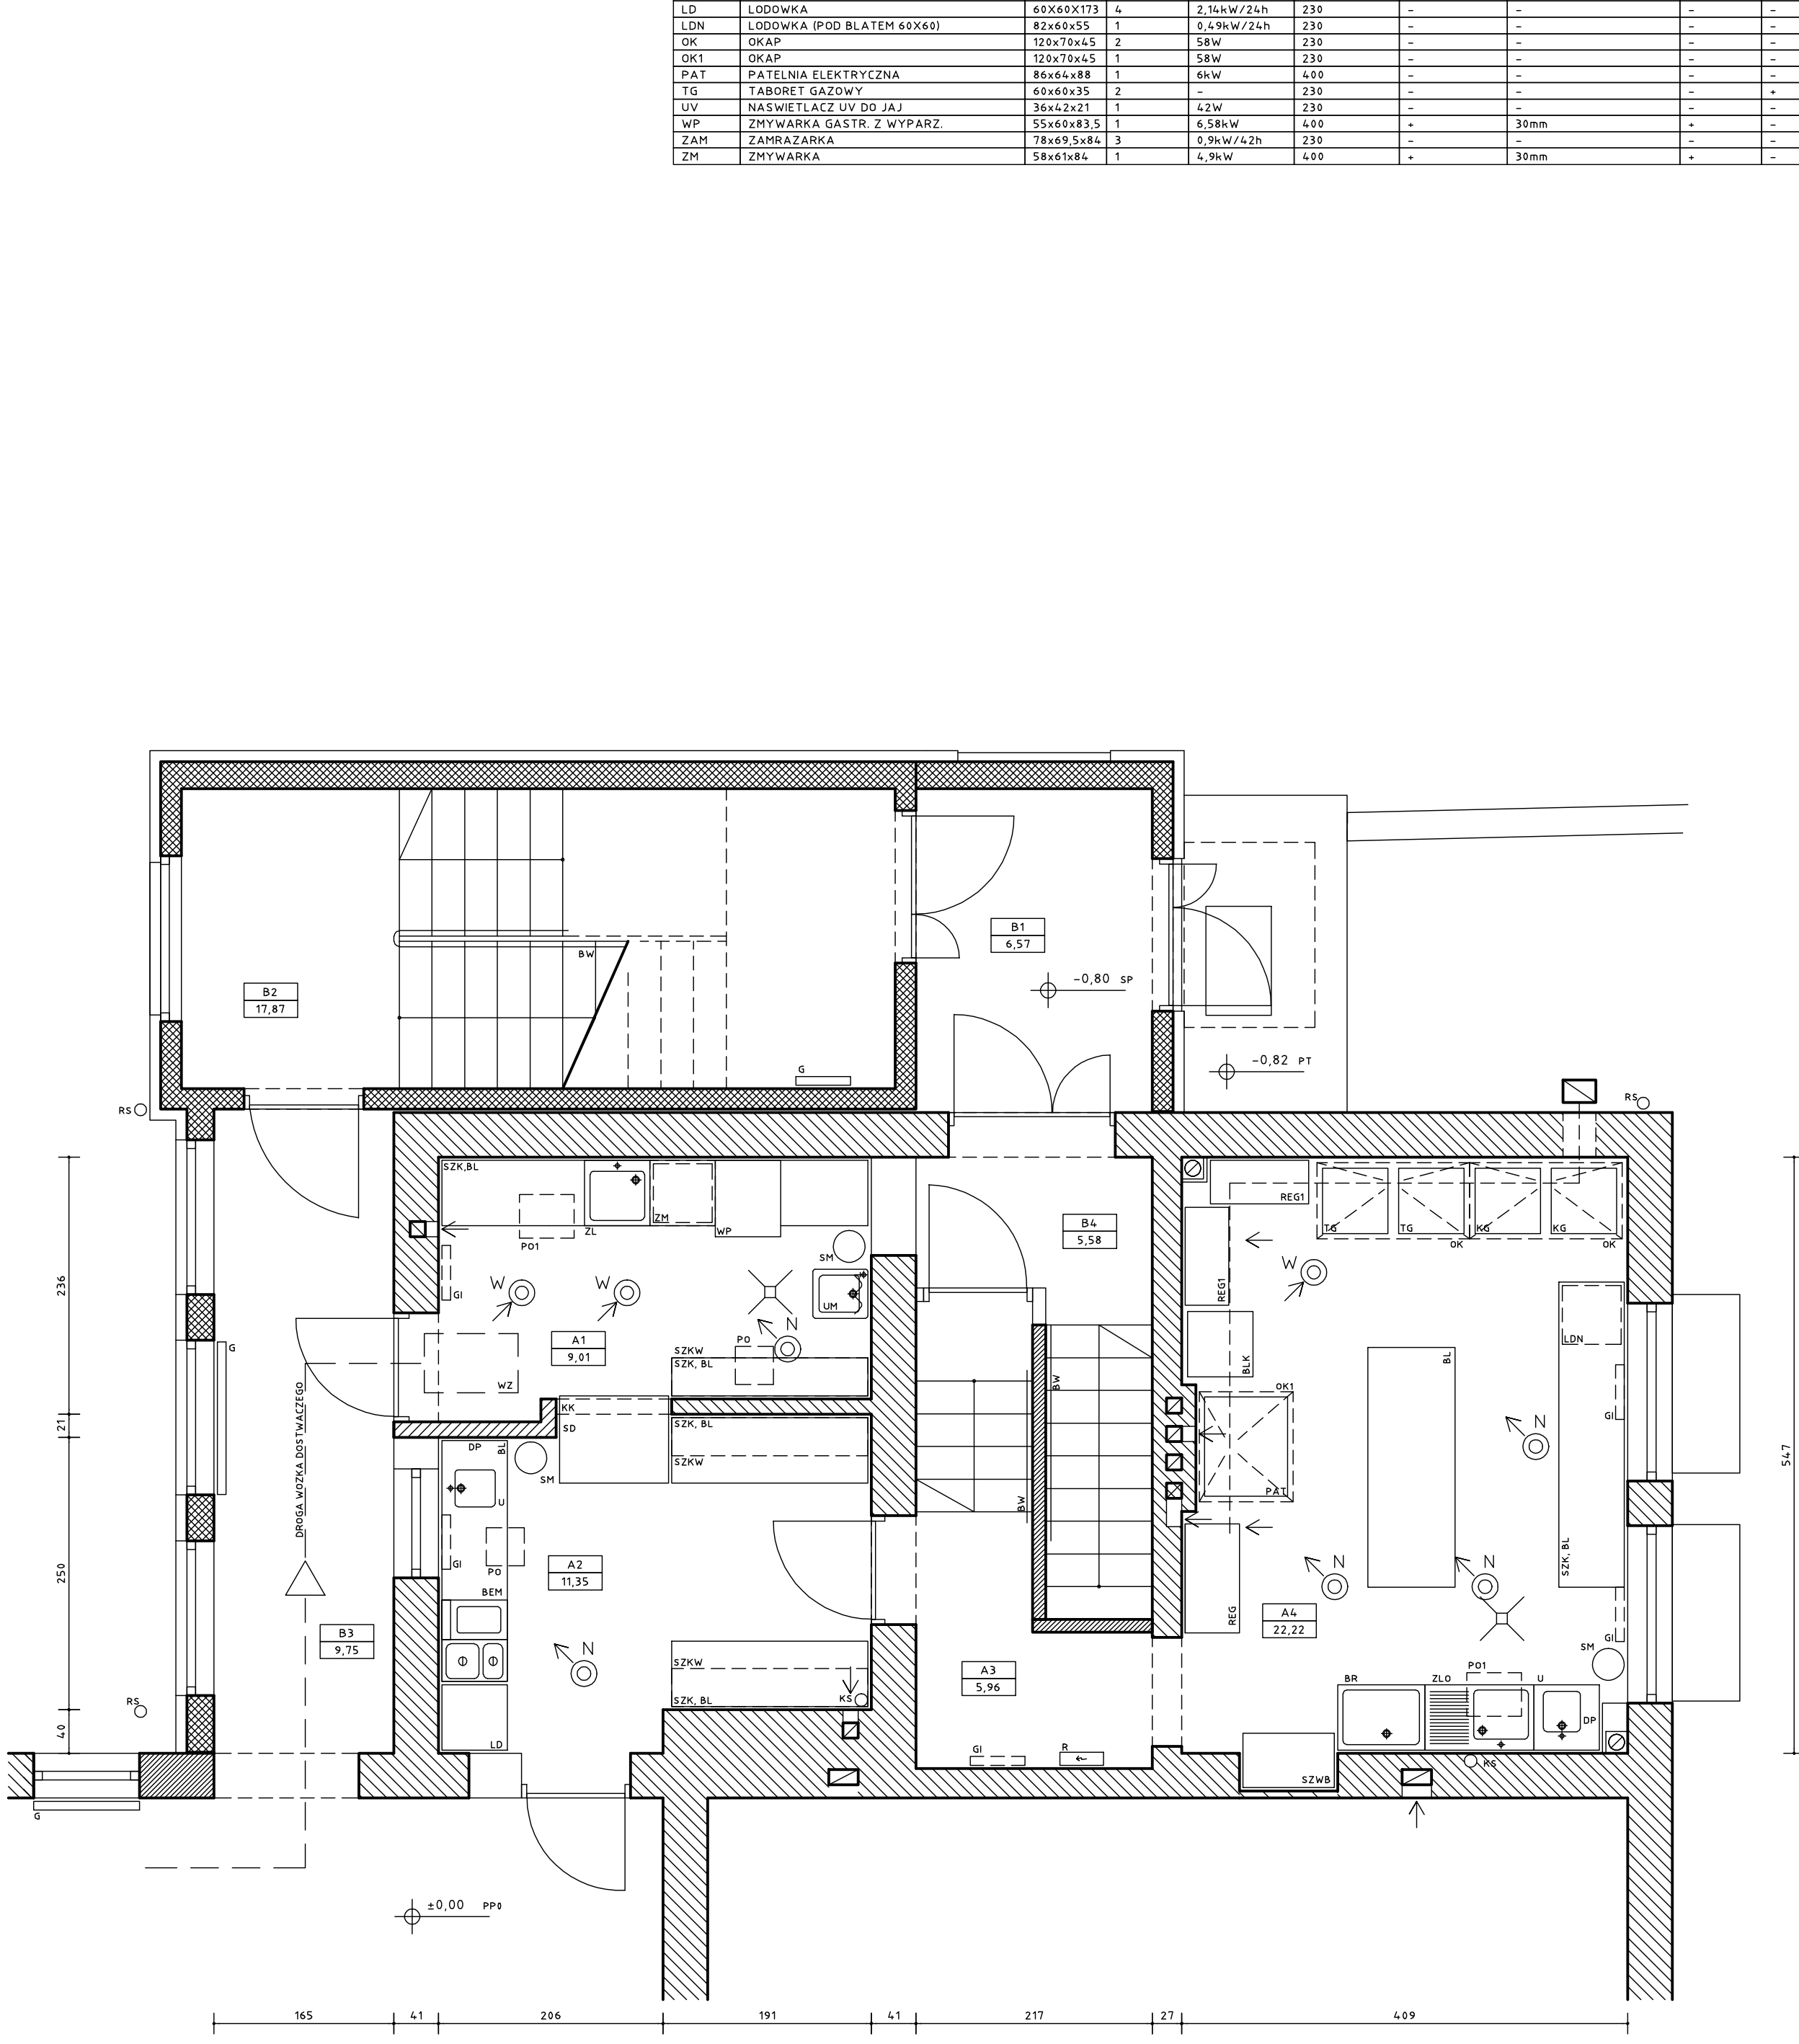

2. KONDYGNACJA PARTERU (PP-0)

TAB.3 DANE INST. URZADZEN KUCHNI ORAZ ZAPLECZA									
SYMBOL	URZADZENIE	WYMIARY	ILOSC	MOC	ZASILANIE(V)	WODA(POBOR)	KONIEC PRZYLACZENIOWY	SCIEKI	GAZ
KG	KUCHENKA GAZOWA Z PIEK. ELEKTRYCZNYM	80x60x91	2	6,7kW	230	-	-	-	+
LD	LODOWKA	60x60X173	4	2,14kW/24h	230	-	-	-	-
LDN	LODOWKA (POD BLATEM 60X60)	82x60x55	1	0,49kW/24h	230	-	-	-	-
OK	OKAP	120x70x45	2	58W	230	-	-	-	-
OK1	OKAP	120x70x45	1	58W	230	-	-	-	-
PAT	PATELNA ELEKTRYCZNA	86x64x88	1	6kW	400	-	-	-	-
TG	TABORET GAZOWY	60x60x35	2	-	230	-	-	-	+
UV	NASWIELACZ UV DO JAJ	36x42x21	1	42W	230	-	-	-	-
WP	ZMYWARKA GASTR. Z WYPARZ.	55x60x83,5	1	6,58kW	400	+	30mm	+	-
ZAM	ZAMRAZARKA	78x69,5x84	3	0,9kW/42h	230	-	-	-	-
ZM	ZMYWARKA	58x61x84	1	4,9kW	400	+	30mm	+	-

OZN.	A (M2)	FUNKCJA
1	2	3
A1	8,91	ZMYWALNIA
A2	11,45	WYDAWALNIA
A3	5,96	KORYTARZ
A4	22,22	KUCHNIA
B1	6,57	WIATROLAP
B2	17,87	KLATKA SCHODOWA
B3	9,75	KORYTARZ
B4	5,58	KLATKA SCHODOWA
C1	11,02	KLATKA SCHODOWA
C2	12,69	POMIESZCZENIE SOCJALNE
C3	2,47	PRZEDSIONIEK
C4	2,21	WC
C5	5,99	PRZYGOTOWYWALNIA WARZYW
C6	9,96	MAGAZYN WARZYW
C7	6,35	MAGAZYN JAJ
C8	9,59	POMIESZCZENIE LODOWEK
C9	14,22	MAGAZYN PRODUKTOW SUCHYCH
C10	13,79	KORYTARZ
C11	3,32	POMIESZCZENIE GOSPODARCZE
D1	4,31	ARCHIWUM
D2	20,37	MAGAZYN PODRECZNY

OZN.	A (M2)	FUNKCJA
A	48,54	KUCHNIA
B	39,77	KOMUNIKACJA
C	88,93	ZAPLECZE TECHNICZNE KUCHNI
D	16,20	POMIESZCZENIA ZEWNETRZNE
RAZEM	190,9	

1	2	3	4
SYMBOL	NAZWA URZADZENIA	WYM[cm]	IL.DSC
BEM	BEHAR	38,5x41x22	1
BL	BLAT ROBOCZY	WG RYS	-
BLK	KRAJALNICA Z BLATEM	60x60x50	1
BR	BRODZIK DO MYCIA GARNKOW	60x80x30	1
BS	BASEN	80x80x85	1
KG	KUCHENKA GAZOWA	80x60x91	2
LD	LODOWKA	60x60x180	4
LDN	LODOWKA (POD BLATEM 60X60)	82x60x55	1
OB	OBIERACZKA DO ZIEMNIAKOW	WG PROD	1
OK	OKAP	120x70x45	2
OK1	OKAP	120x70x45	1
PAT	PATELNA ELEKTRYCZNA	86x64x88	1
PD	PODAJNIK PAPIERU	WG PROD	6
PO	POJEMNIK NA ODPADKI	35x35x40	2
P01	POJEMNIK NA ODPADKI	40x50x80	3
PZ	POJEMNIK NA ZIEMNIANKI	8m3	1
REG	REGAL	50X100X175	12
REG1	REGAL	40x90x175	9
SD	SZAFKA DO NACZYNI DWUSTRONNA	80X100X180	1
SM	SMIETNIK 25L	25L	4
SPR	SEPARATOR TLUSZCZU I SKROBI	80x100x100	1
SZFR	SZAFKA NA ODBIEZ ROBOCZA	50x60x175	1
SZFW	SZAFKA NA ODBIEZ WIERZCZNA	50x60x175	1
SZK	SZAFKA (1)	60x85	-
SZKW	SZAFKA WISZACA (2)	35x65	-
SZWB	SZAFKA WBUDOWANA	WG RYS	2
TG	TABORET GAZOWY	60x60x35	2
U	UMYWALKA	35x40	3
UM	UMYWALKA MOP	WG PROD	2
UV	NASWIELACZ UV DO JAJ	36x42x21	1
WP	ZMYWARKA GASTR. Z WYPARZ.	55x60x83,5	1
WZ	WOZEK	86x54x85	2
ZAM	ZAMRAZARKA	78x69,5x84	3
ZL	ZLEWOZMYWAK	60x60x85	2
ZLO	ZLEWOZMYWAK Z OCIEKACZEM	100x60x85	1
ZM	ZMYWARKA	58x61x84	1

- TAB.3 DANE INST. URZADZEN KUCHNI ORAZ ZAPLECZA
- 1) WYMIARY MODULARNE 60x60x85 (SZERxGLxWYS) LUB 40x60x85 LUB 80x60x85. ILOSC I SZEROKOSC DOPASOWAC DO DL. CIAGU KUCHENNEGO WG RYSUNKU
- 2) WYMIARY MODULARNE 60x35x65 (SZERxGLxWYS) LUB 40x35x65 LUB 80x35x65. ILOSC I SZEROKOSC DOPASOWAC DO DL. CIAGU KUCHENNEGO WG RYSUNKU
- KS O RURY KAN. SANITARNEJ
- RS O RURY KAN. DESZCZOWEJ
- X KATKA SCIEKOWA PODLOG. Z SYFONEM
- W ZAWOR CZERPALNY
- SG SG SZAFKA ZE SRODKIEM GASNICZYM
- SG SG PRZEWODY WENT. GRAWIT.
- SG SG ROZDZIELNICE EL. Z OZNACZENIEM
- SG SG KRATKI I ANEMOSTATY ZESP. NAWIEWU (NI) I WYCIAGU (W)
- SG SG PRZEWODY (PIONY) WENTYLACJI MECH.

RYS. D SYMBOLE NA RYSUNKU

NAZWA I ADRES OBIEKTU BUD.		PRZEDSZKOLE SAMORZADOWE NR 24 UL. KORCZAKA 22	
NR EWID. DZIALK		454/35	
TYTUL NALEZY RYSJ		TECHNOLOGIA	
BRANZA		ARCHITEKTURA	
FAZA		TECHNOLOGIA	
BIERNAT ARCHITEKCI UL. STAROWIEJSKA 10/7 81-354 GONIM NP 953-192-51-29		PROJEKTANT ARCH. M. BIERNAT PO/KK/03/03 LIS 2007	SPRAWDZAJACY ARCH. M. BIERNAT PO/KK/03/03 LIS 2007
BIURO AL. GRUNWALDZKA 211 81-244 GONIM TELEFON/FAX 58760330-31 E-MAIL a@biernat.net.pl		OPRACOWANE STEFAN KOLODZIEJCZYK	OPRACOWANE ELZBIETA SAWONIEWICZ
STAN PB/W	SKALA 1 : 50	SYMBOL 002-46	NR RYS./ARK. AG01
		REWIZJA 0	