

URZĄD MIASTA GDYNIA

Wydział Architektury i Budownictwa

Al. Marszałka Piłsudskiego 80

81-282 Gdynia

GDYNIA-OBŁUŻE DOLNE UL.CECHOWA

Projekt przebudowy sieci wod. -kan. Plan sytuacyjny skala 1:500

ZARZĄD DRÓG I ZIELENI

Al. Zwycięstwa 96/98

81-451 Gdynia

NIP 586-218-63-30

Uzgodnienie 517/2007

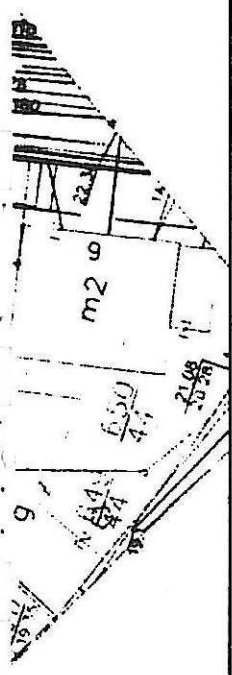
z dnia 05.12.2007.




 
OZNACZENIA

- _____ ISTN. WODOCIĄG
- _____ ISTN. KANAŁ SANITARNY
- _____ ISTN. KANAŁ DESZCZOWY
- _____ ISTN. GAZOCIĄG
- _____ PROJ. WODOCIĄG
- _____ PROJ. KANAŁ SANITARNY
- _____ PROJ. KANAŁ DESZCZOWY
- — — — — ISTN. K. DESZ. DO RENOWACJI
- _____ PROJ. GAZOCIĄG
- _____ ISTN. WOD. DO LIKWIDACJI
- _____ ISTN. K. SANIT. DO LIKWIDACJI
- X — — — — — ISTN. K. DESZ. DO LIKWIDACJI
- X — — — — — ISTN. GAZOCIĄG DO LIKWIDACJI

za zgodności kopii z oryginałem

mgr inż. Dariusz Danuszewski



		Pracownia Projektowa	
		Zagospodarowania Terenu, Dróg i Zieleni DROZET	
 81-874 SOPOT UL. REJA 13/15 pok. 817,818		 560 32 80  561 32 05 waw. 2093	
INWESTOR: URZĄD MIASTA GDYNIA			
PROJEKT: Gdynia Obłuze-Dolne ul.Cechowa. Projekt przebudowy sieci wod. -kan.			
NAZWA RYSUNKU: PLAN SYTUACYJNY			
FAZA: PB	BRANŻA: Sanitarna		
IMIE I NAZWISKO:		PODPIS:	
PROJEKTOWAŁ:		mgr inż. Danuta Kopczyńska	
OPRACOWAŁ:		mgr inż. Danuta Kopczyńska	
UMOWA:			SKALA: 1:500
NR RYS:			

ZARZĄD DRÓG I ZIELENI
Al. Zwycięstwa 96/98
81-461 Gdynia
NIP 586-218-63-30

URZĄD MIASTA GDYNI
Wydział Architektoniczno-Budowlany
Aleja Marszałka Piłsudskiego 52/54
81-382 Gdynia

Uzgodnienie 417/2007

Zarząd Dróg i Zieleni w Gdyni uzgadnia projekt budowlany przebudowy sieci wodociągowej, kanalizacji sanitarnej i deszczowej w ulicy Cechowej w Gdyni (inwestor: Gmina Miasta Gdyni; projektant: mgr inż. Danuta Kopczyńska; data opracowania: lipiec 2007r.) z następującymi uwagami:

1. projekt budowlany studni D3S należy przedłożyć do zaopiniowania w tut. Zarządzie;
2. dokumentację dotyczącą bezwykopowego remontu kanału deszczowego w ulicy Cechowej należy przedłożyć do uzgodnienia w tut. Zarządzie;
3. projekt tymczasowej organizacji ruchu na czas prowadzenia robót należy uzgodnić z tut. Zarządem;
4. studnie należy wykonać z kręgów betonowych z monolitycznym dnem;
5. nie dopuszcza się stosowania regulacji pod płytą nastudzienną; ewentualną regulację należy dokonać pomiędzy włazem a płytą nastudzienną za pomocą żelbetowych pierścieni regulacyjnych;
6. nie dopuszcza się stosowania rur PVC z rdzeniem spienionym;
7. budowa kanalizacji deszczowej podlega odbiorowi przez tut. Zarząd; warunkiem dokonania odbioru jest:
 - a) umożliwienie przedstawicielowi tut. Zarządu kontroli (w otwartym wykopie) wszystkich prac ulegających zakryciu, które związane są z realizacją projektowanego kanału;
 - b) dostarczenie dokumentacji odbiorowej zawierającej m.in. dokumentację powykonawczą, geodezyjny pomiar powykonawczy, nagranie (CD, VHS) i raport z inspekcji telewizyjnej kanału deszczowego i przykanalików wykonanej wraz z pomiarem spadku;
8. realizacja inwestycji nie może pogorszyć stanu istniejącego i naruszać interesów osób trzecich;
9. o rozpoczęciu i zakończeniu robót należy powiadomić pisemnie tut. Zarząd – fax 058 662 28 41.

Uzgodnienie ważne jest jeden rok tj. do dnia 04.12.2008r.

Gdynia, 2007-12-05

GŁÓWNY SPECJALISTA

mgr inż. Maciej Kołodziejski

za zgodność kopii z oryginałem

mgr inż. Bogdan Dmochowski