


Profil podłużny skala 1:100/1000

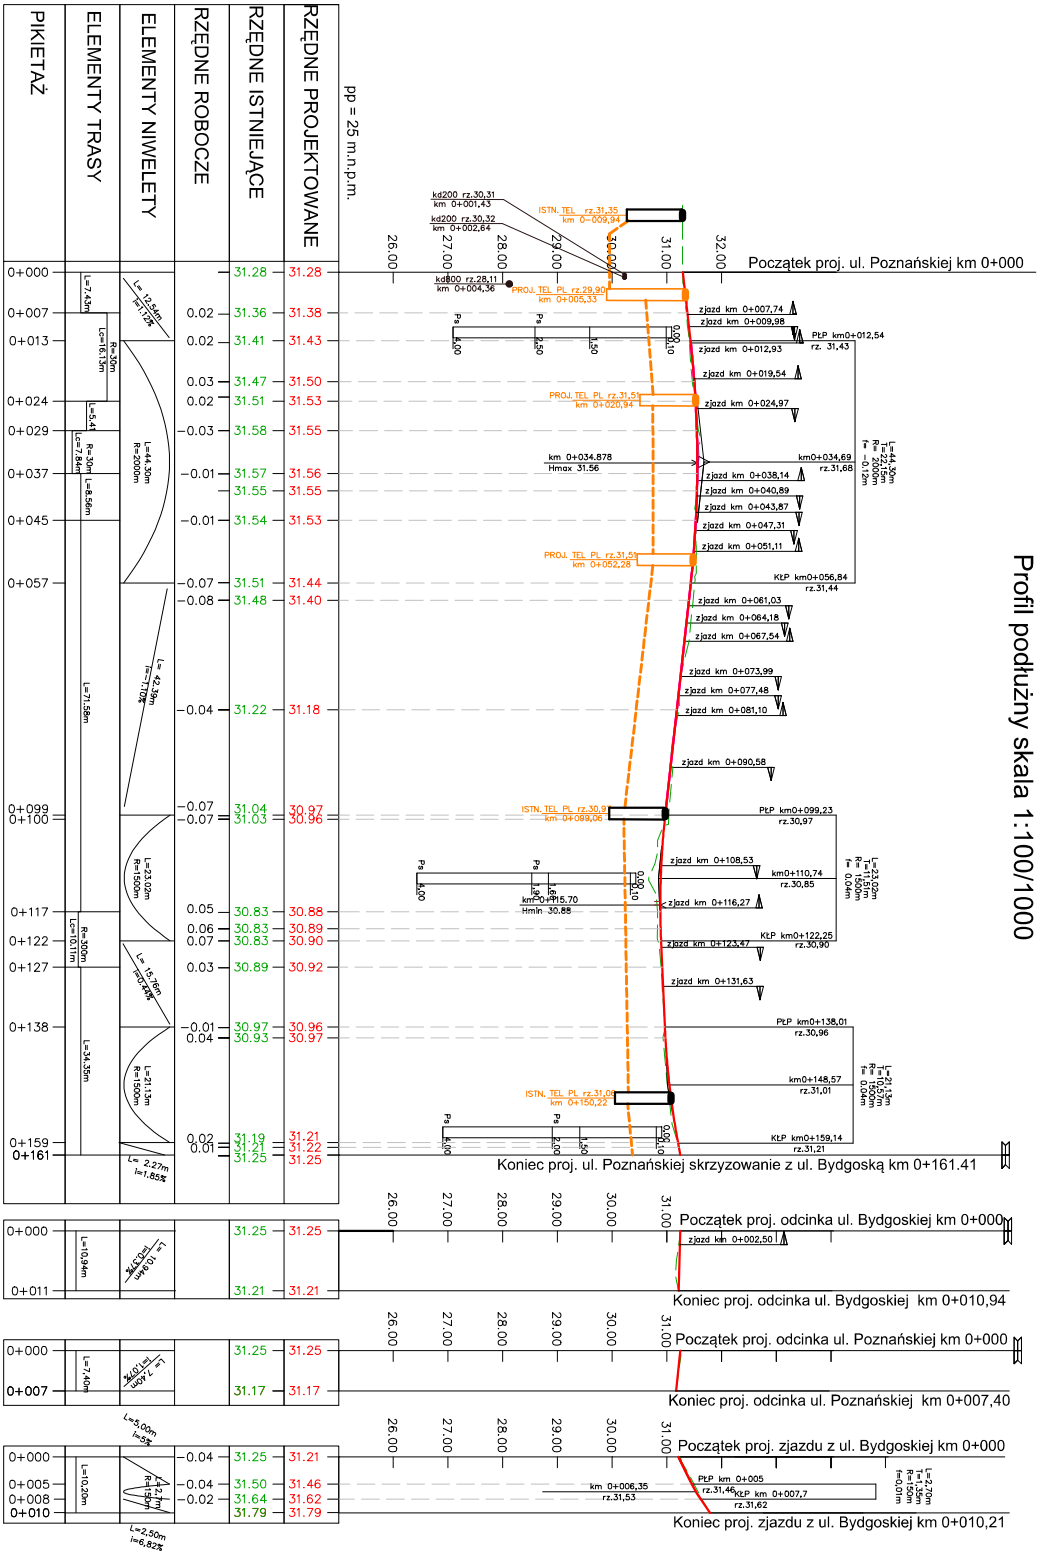

LEGENDA:

- proj. skrzyżowanie
- proj. zjazd strona lewa
- proj. zjazd strona prawa
- istniejąca kanalizacja deszczowa
- proj. studnia kablowa
- proj. sieć teletechniczna
- istn. studnia kablowa

		Inwestor / Zamawiający Gmina Miasto Gdyni Al. Marszałka Piłsudskiego 52/54 81-382 Gdynia tel.: +48 58 668 80 00, fax: +48 58 620 97 98	
Stwierdzenie PROJEKT BUDOWLANY		Jednostka projektowa SUDOP Polska Sp. z o.o. 00-340 Warszawa, ul. Tonia 36/1 tel.: +48 22 414 14 91, fax: +48 22 628 09 22	
Nr tomu VI		Zadanie Budowa ulicy Poznańskiej w Gdyni wraz z infrastrukturą techniczną	
Brakła TELEKOMUNIKACYJNA		Typy rysunku Przekrój podłużny	
Strawisko Imię i nazwisko		Proces 100/1000	
Projektant Inż. Jacek Szczęśliwski		Data opracowania 25.05.2011 r.	
Opracował Inż. Jacek Szczęśliwski		Nr rys. 3	
Sprawdził Inż. Leszek Bartela			